
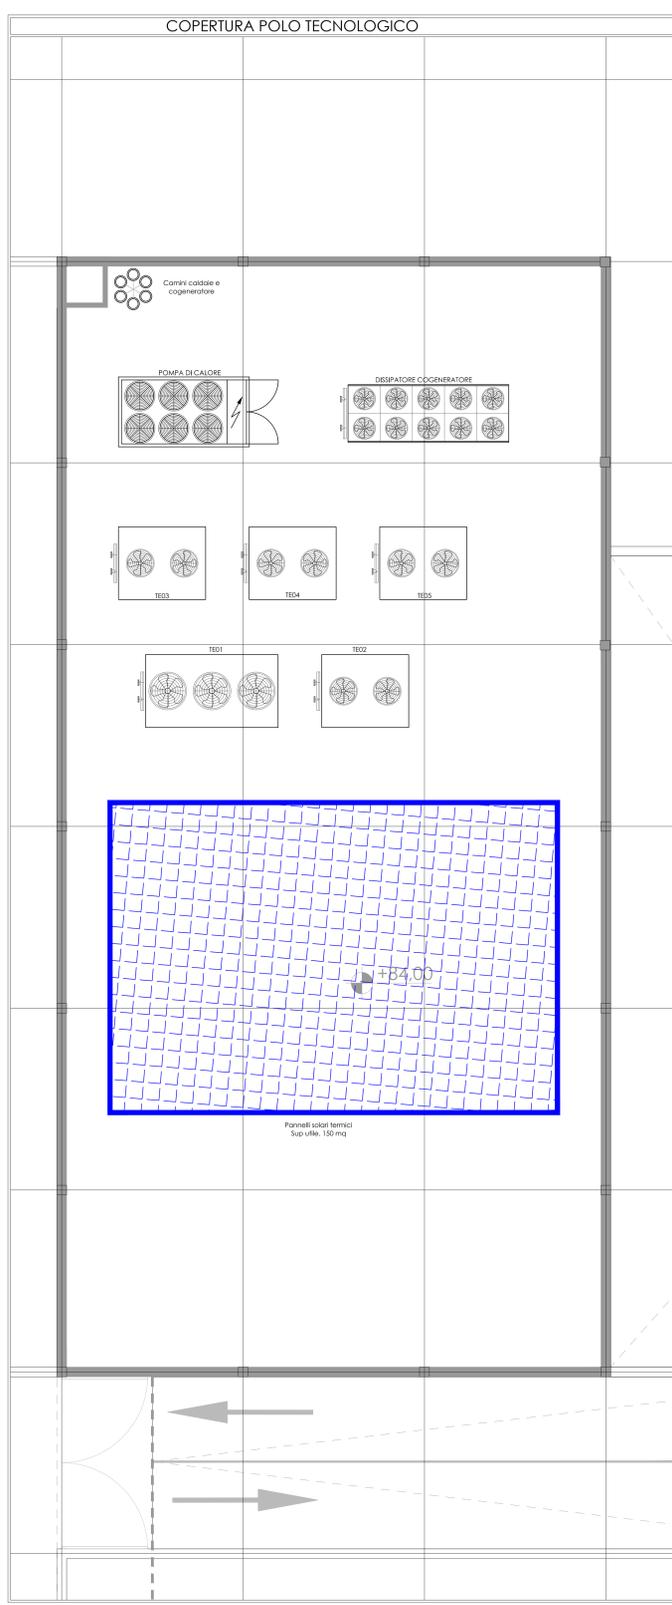
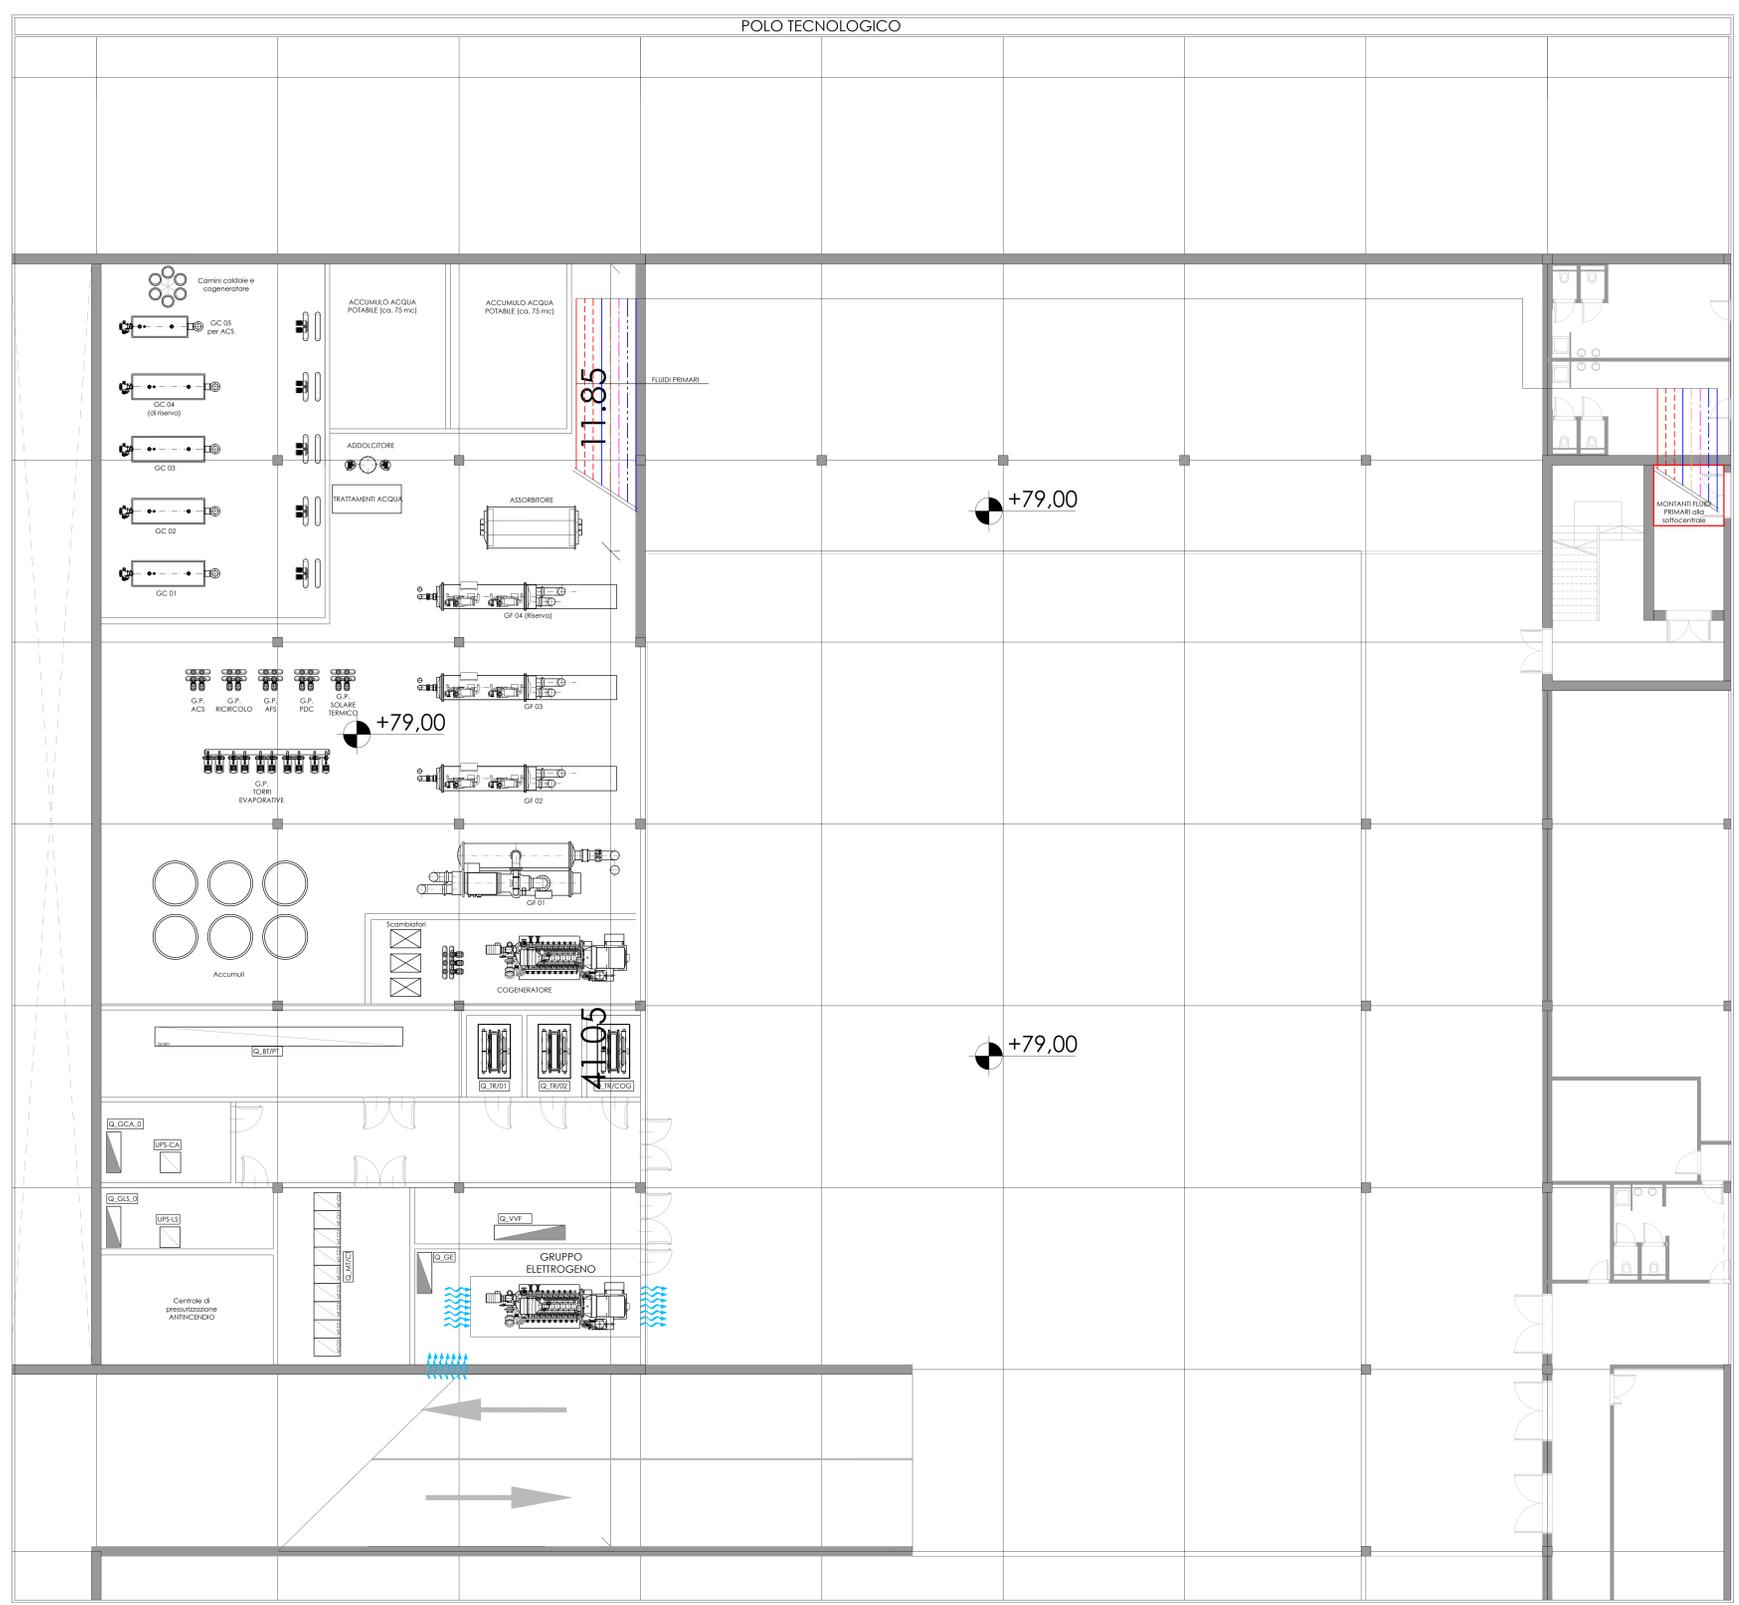


LEGENDA	
Simbolo	Descrizione
	Tubazioni mandata/Ritorno acqua calda
	Tubazioni mandata/Ritorno acqua refrigerata
	Tubazione acqua fredda sanitaria
	Tubazione acqua calda sanitaria
	Tubazione ricambio acqua calda sanitaria
	Tubazione antincendio

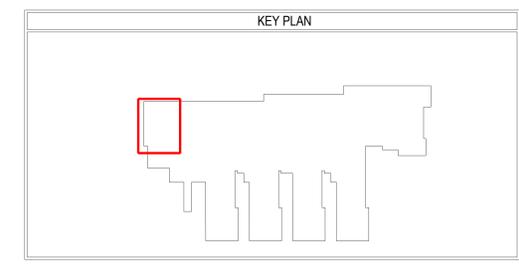

REGIONE PUGLIA
AZIENDA SANITARIA LOCALE DELLA
PROVINCIA DI BARI - "ASL BA"

PROGETTAZIONE PRELIMINARE E DEFINITIVA
CLINICO GESTIONALE DELL'INTERVENTO DI REALIZZAZIONE DEL
NUOVO OSPEDALE MONOPOLI - FASANO

GRUPPO DI PROGETTAZIONE

- INTEGRAZIONE PRESTAZIONI SPECIALISTICHE
- ARCHITETTURA Co-progettazione
- SICUREZZA
- IMPATTO AMBIENTALE
- IMPIANTI
- STRUTTURE E GEOTECNICA
- ARCHITETTURA
- URBANISTICA E ARCHITETTURA Co-progettazione
- GEOLOGIA

COMMITTENTE

Azienda Sanitaria Locale Bari
 Sede legale: Lungomare Sforza 4
 70123 Bari (BA)
 C.F. e P.Iec: 06534340721
 www.aslbari.org
DIRETTORE GENERALE
 Dott. Vito Montemaro
RESPONSABILE UNICO DEL PROCEDIMENTO
 Ing. Nicola Sansolini

PROGETTO PRELIMINARE
LAVORI DI REALIZZAZIONE DEL NUOVO
OSPEDALE DEL SUD - EST BARESE

Descrizione elaborato:
PROGETTO IMPIANTI MECCANICI
ENERGY OUT APPARECCHIATURE

Scala: 1:100 Data: OTTOBRE 2015 Nome elaborato: **M-002**

Nome file: 134EPIgW0002-00_01-15.dwg

Aggiornamenti:

Rev.	Data	Note	Redatto	Controllato	Verificato
00	10/2015	Primo Emersione			