



 <p>REGIONE PUGLIA <b>COMUNE DI MONOPOLI</b> Provincia di Bari</p> <p><b>AUTORITA' PORTUALE DEL LEVANTE</b> Piazzale C. Colombo, 1 - 70122 Bari Porti Bari, Barietta, Monopoli</p>		<p>AVVISO PUBBLICO PER LA REALIZZAZIONE E GESTIONE DI UN APPRODO TURISTICO</p> <p><b>PROGETTO PRELIMINARE</b></p> <p>Redatto ai sensi del DM 14.04.1998, DPR 509/97, DL 163/2006, DPR 207/2010</p>	
<p>COMMITTENTE</p> <p>ditta VINCENZO SPONARSA Via Cala Fontanelle, 18 70043 Monopoli (Ba) p.0584.420000 tel.0884.439.929 8203195</p>		<p>OGGETTO</p> <p>Club House - impianto elettrico - rete idrica fognaria Nucleo servizi igienici - rete idrica fognaria - rete idrica fognaria</p>	
<p>DATA: Luglio 2012</p>		<p>PROGETTO</p> <p>SIS. Studio d'ingegneria Simone Via M. S. Maria 8/11 70122 Bari tel.0884.420000 www.simoneingegneria.com</p>	
<p>TAVOLA</p> <p><b>9</b></p>		<p>SCALA 1:500</p>	
<p>PROGETTO</p> <p>Ing. Giovanni SIMONE</p>		<p>1<sup>a</sup> revisione</p> <p>2<sup>a</sup> revisione</p> <p>3<sup>a</sup> revisione</p> <p>4<sup>a</sup> revisione</p> <p>5<sup>a</sup> revisione</p>	

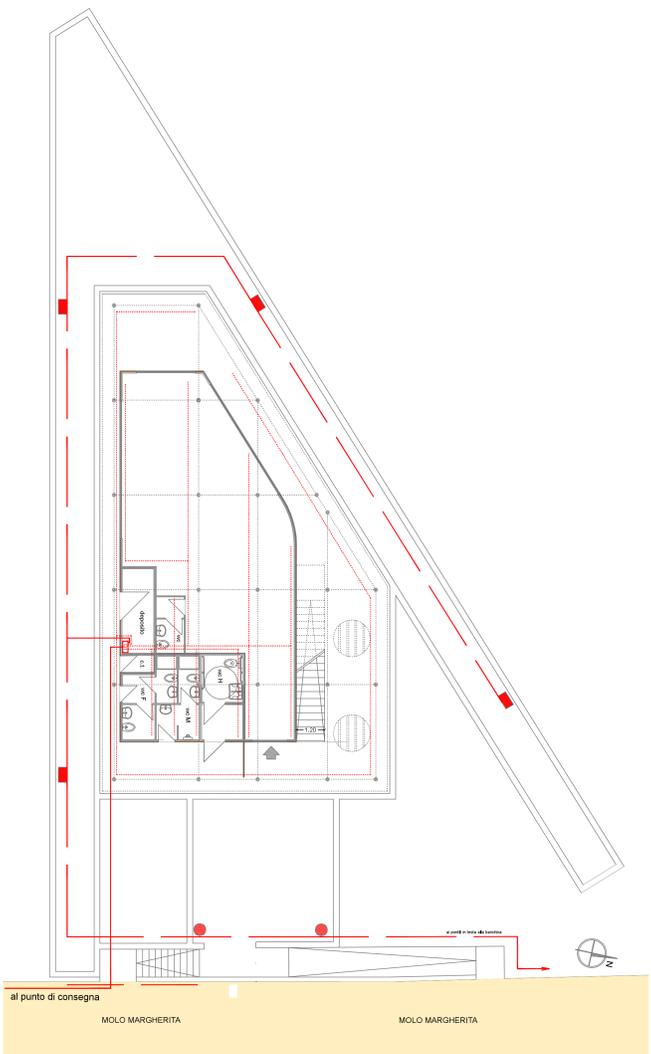

- LEGENDA**
- colonna per servizi pontile
  - palo per pubblica illuminazione
  - quadro elettrico

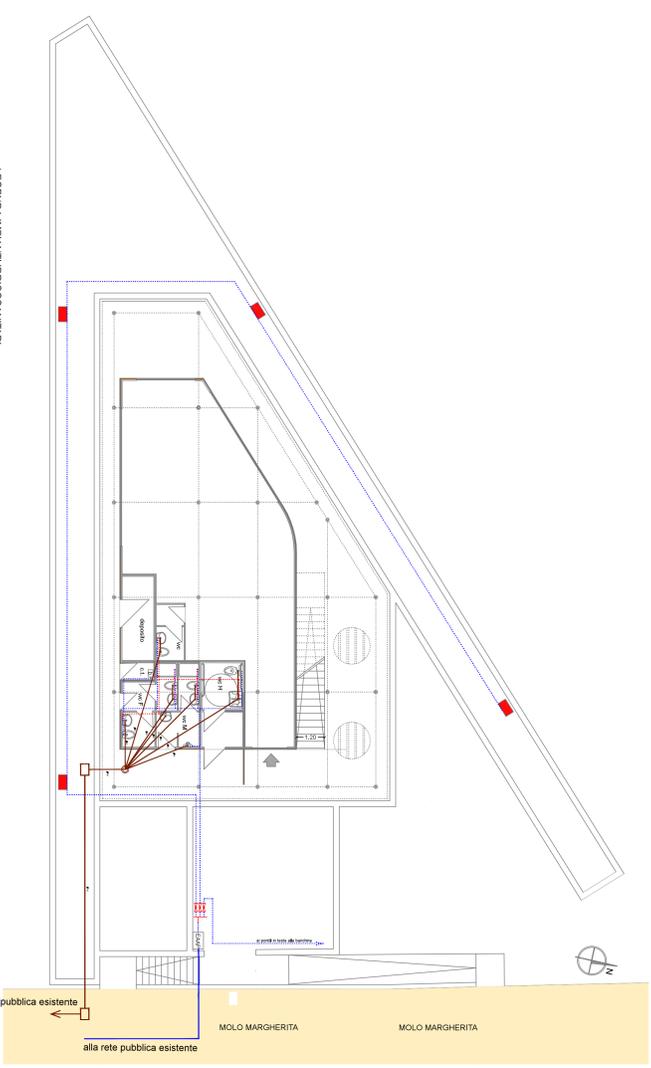

- LEGENDA IMPIANTO IDRICOSANITARI**
- colonna per servizi pontile
  - sarnocinesca ad asta
  - + pezzo a T flangiato
  - contatore acqua EAAP
  - tubazione in polietilene multistrato  $\varnothing$  40 mm
  - tubazione in polietilene multistrato  $\varnothing$  316 "
  - tubazione in polietilene multistrato  $\varnothing$  316 "
  - boiler elettrico
- LEGENDA IMPIANTO FOGNANTE**
- pozzetto dispersione fogna nera
  - pozzetto di raccordo
  - tubazione in PVC Passante

